



ПРОЕКТ ШАШНІРОВКИ ТЕРРИТОРИИ
 «Строительство сетей водоснабжения и водоотведения пос. Светлодольск муниципального района Сергиевский Самарской области»
 в границах сельского поселения Светлодольск муниципального района Сергиевский Самарской области

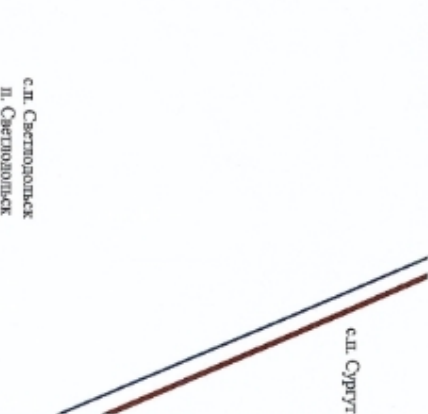


Условные обозначения

- — — — — Существующие красные линии
- — — — — Устанавливаемые красные линии
- 1 • — — — — Обозначение и номер характерной точки красной линии, границы зон планировочного размещения объекта
- — — — — Границы зоны планировочного размещения объекта (водоснабжение и водоотведение)
- 46311/01/0001 — — — — Номер и границы кадастрового квартала
- ЖК1 — — — — Обозначение территориальной зоны
- — — — — Граница сельского поселения
- — — — — Дорога, проезд
- В — — — — — Трасса проектируемой сети водоснабжения
- К1 — — — — — Трасса проектируемой сети водоотведения
- ← — — — — — Трасса существующей ВД
- Г — — — — — Трасса существующего действующего трубопровода
- ↔ — — — — — Трасса существующего электрообъекта воздушного линия электропередачи
- — — — — Трасса существующего подземного кабеля связи
- В — — — — — Трасса существующего электропровода
- К — — — — — Трасса существующей канализации
- Г — — — — — Трасса существующего ливневого трубопровода
- Г — — — — — Трасса существующего теплотрасса

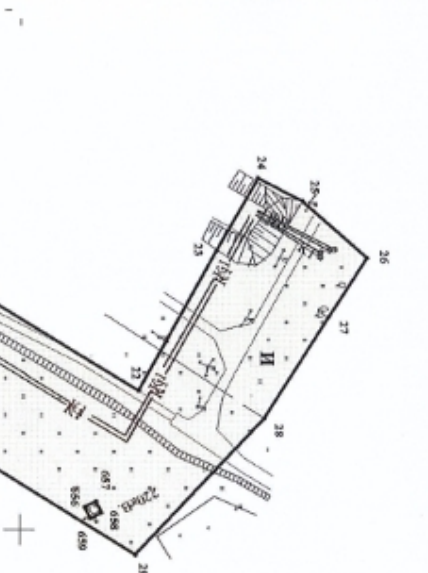


63:11:010002

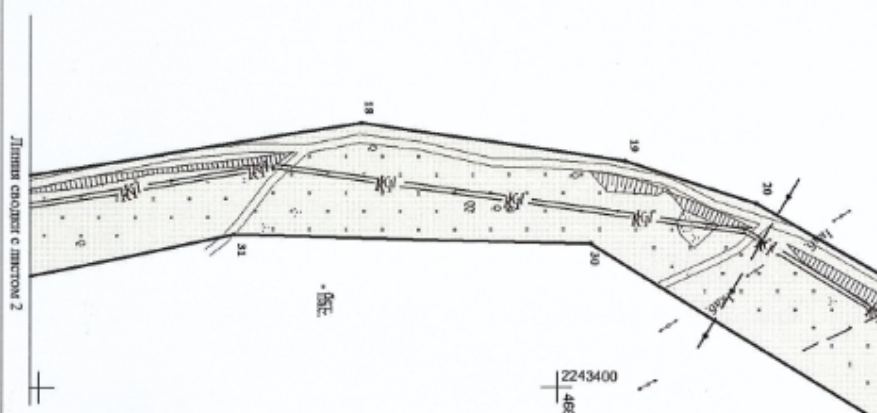

| | | |
|--------------|----------------|--------------|
| Итв. № подл. | Подпись и дата | Взам. инв. № |
| | | |

| | | | | |
|-------|--------|---------------|-----------|------|
| № п/п | Кол-во | Фамилия, И.О. | Должность | Дата |
| 1 | 1 | Курочкин И.И. | Инженер | |
| 2 | 1 | Муромцев В.И. | Инженер | |
| 3 | 1 | Горюнов Е.А. | Инженер | |
| 4 | 1 | Коробков А.А. | Инженер | |
| 5 | 1 | Коробков А.А. | Инженер | |
| 6 | 1 | Коробков А.А. | Инженер | |

| | | | | |
|--|--|----------------------|-----------|-------------|
| Проект шашноровки территории «Строительство сетей водоснабжения и водоотведения пос. Светлодольск муниципального района Сергиевский Самарской области» в границах сельского поселения Светлодольск муниципального района Сергиевский Самарской области | | | | |
| Раздел 1. Проект шашноровки территории Трефьевская часть | | Свидетельство ППТ | Лист 1 | Листов 6 |
| АО «ВолгоНИИПроект» г. Самара 2019 г. | | | | |

 


63:31:1010002

17

15

16

32

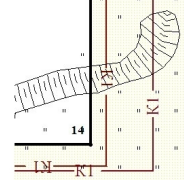


Ж1

2243200
465800

466000
2243600

Схема расположения листов плана

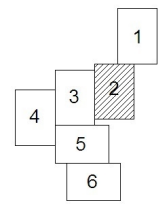



34

33

Э. мольер с иждивения виллы

| | | |
|--------------|----------------|--------------|
| Изн. № подл. | Подпись и дата | Взам. инв. № |
| | | |

 Масштаб 1:2000

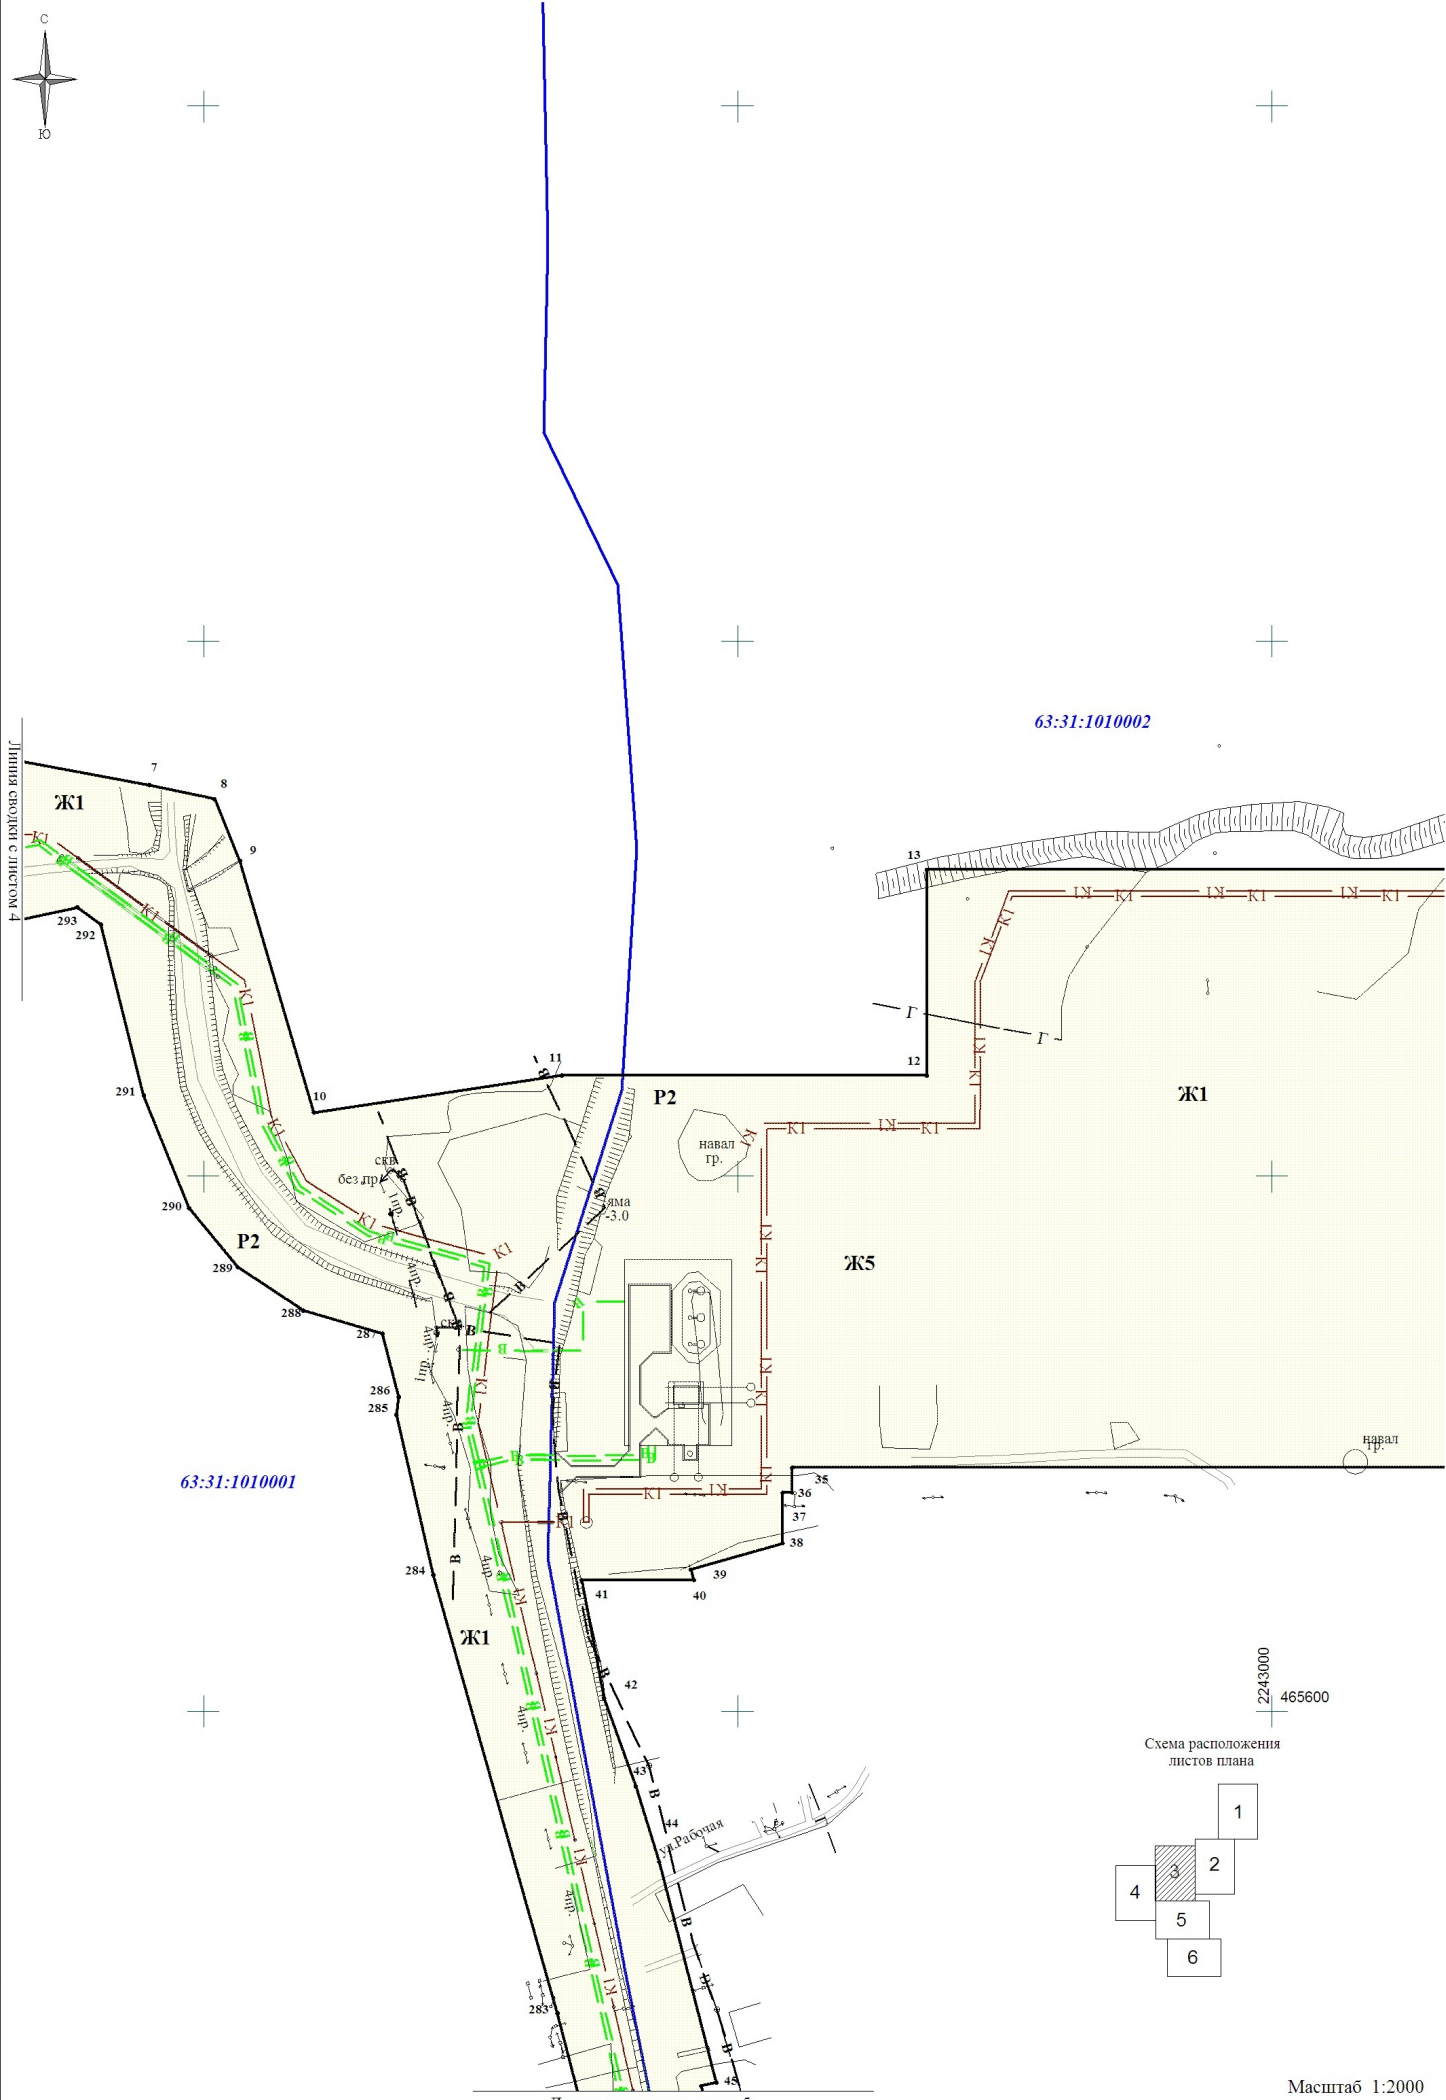

63:31:1010001

63:31:1010002

Линия сводки с листом 2


Линия сводки с листом 5



Масштаб 1:2000


Формат А3

| | | |
|--------------|----------------|--------------|
| Ивл. № подл. | Подпись и дата | Взам. инв. № |
| | | |

 

63:31:1010001

63:31:1010003

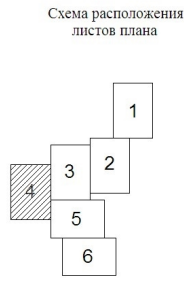

Масштаб 1:2000

| | | |
|---------------|----------------|--------------|
| Инив. № подл. | Подпись и дата | Взам. инв. № |
| | | |

Линия сводки с листом 3

63:31:1010002

63:31:1010001

ЖК




а/д "Урал-Сергиевск" - Светлодольск

63:31:1010004

63:31:1010003

2243200
465200

Схема расположения листов плана

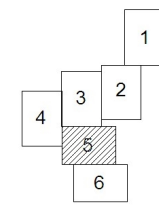

| | | |
|--------------|----------------|--------------|
| Инв. № подл. | Подпись и дата | Взам. инв. № |
| | | |

Линия сводки с листом 6

Масштаб 1:2000

Формат А3

Линия сводки с листом 5



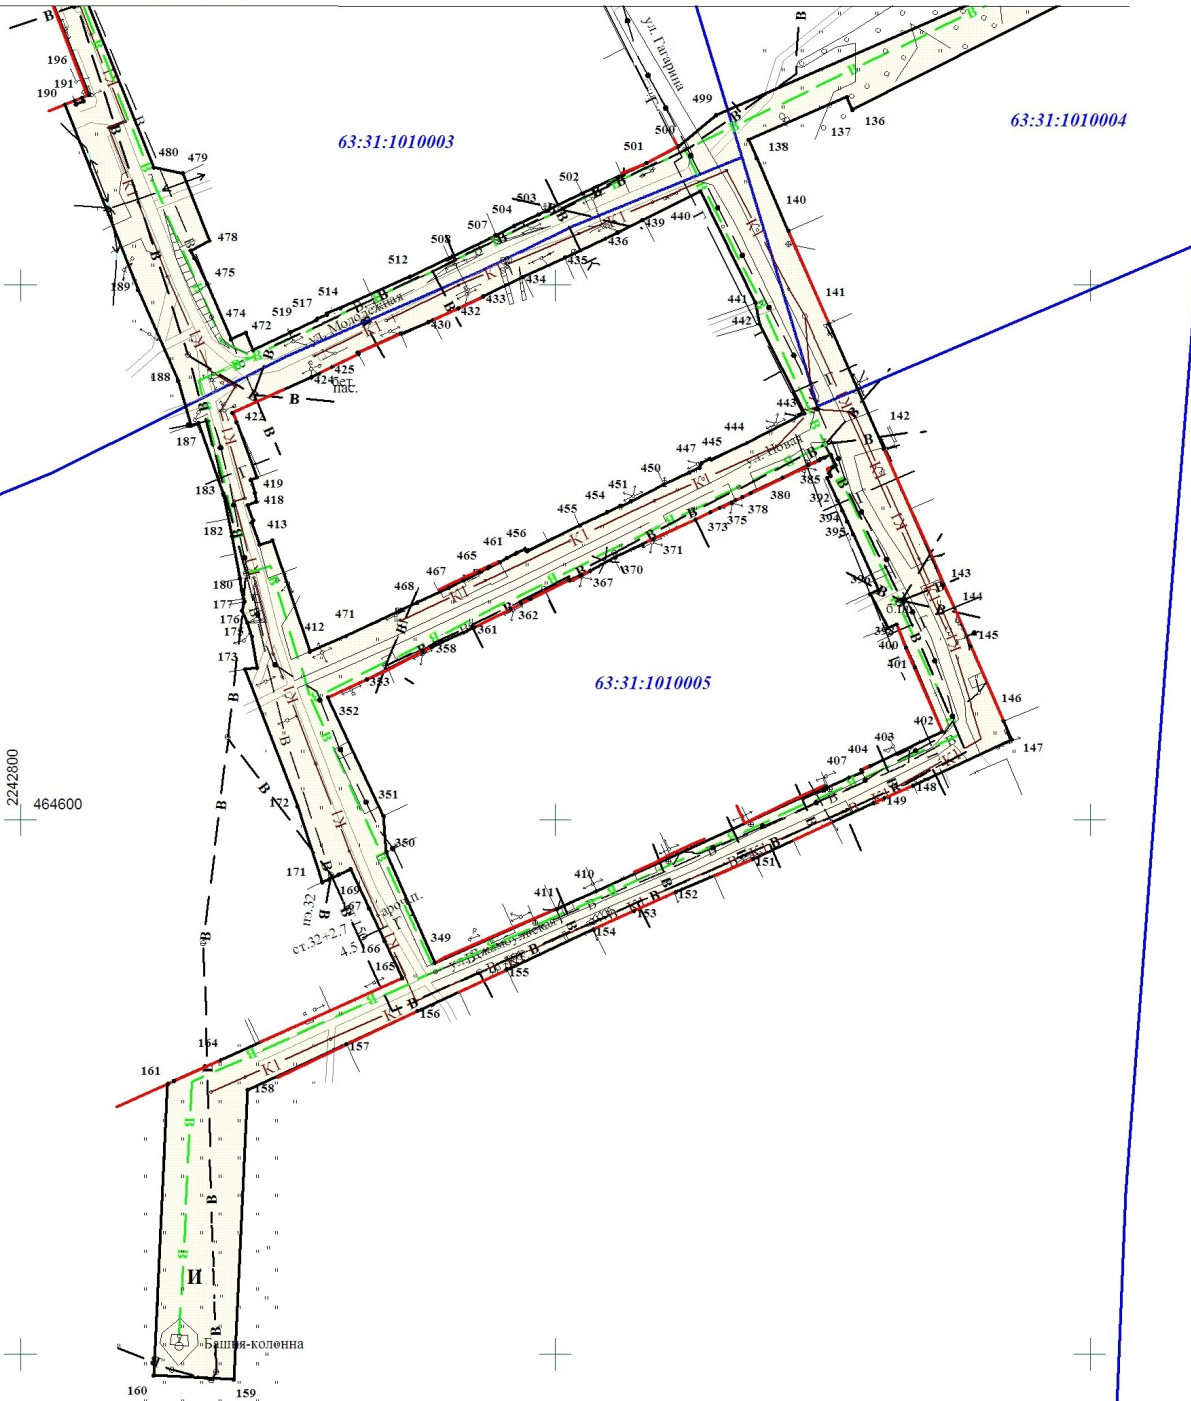


Схема расположения листов плана

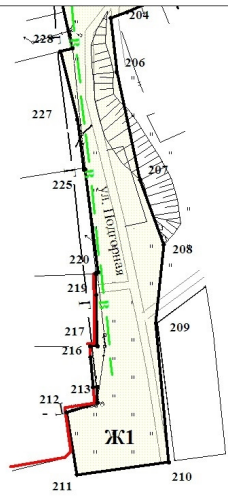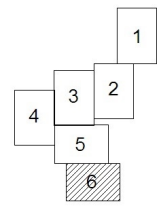

| | | |
|--------------|----------------|--------------|
| Инв. № подл. | Подпись и дата | Взам. инв. № |
| | | |

Масштаб 1:2000

Формат А3